


PLANIMETRIA GENERALE IMPIANTO ANTINCENDIO

SCALA 1:500

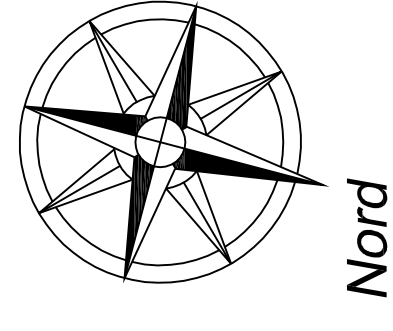


SIMBOLI IMPIANTO ANTINCENDIO

- TUBAZIONE INTERRATA RETE ANTINCENDIO Ø 125 mm
- TUBAZIONE INTERRATA RETE ANTINCENDIO Ø 110 mm
- TUBAZIONE INTERRATA RETE ANTINCENDIO Ø 90 mm
- IDRANTE SOPRASSUOLO
- IDRANTE SOTTOSUOLO
- ATTACCO MOTOPOMPA
- LANCIA UNIT 70 CON SPINGICARDA
- CASSETTA A MURO CON MANICHETTA UNIT45

OPERE IN PROGETTO

- TUBAZIONE INTERRATA RETE ANTINCENDIO Ø 125 mm
- IDRANTE UNIT 70
- CASSETTA COMPLET DI IDRANTE UNIT 45
- POZZETTO DI ISPEZIONE 60X60 CON CHIUSINO IN GHISA

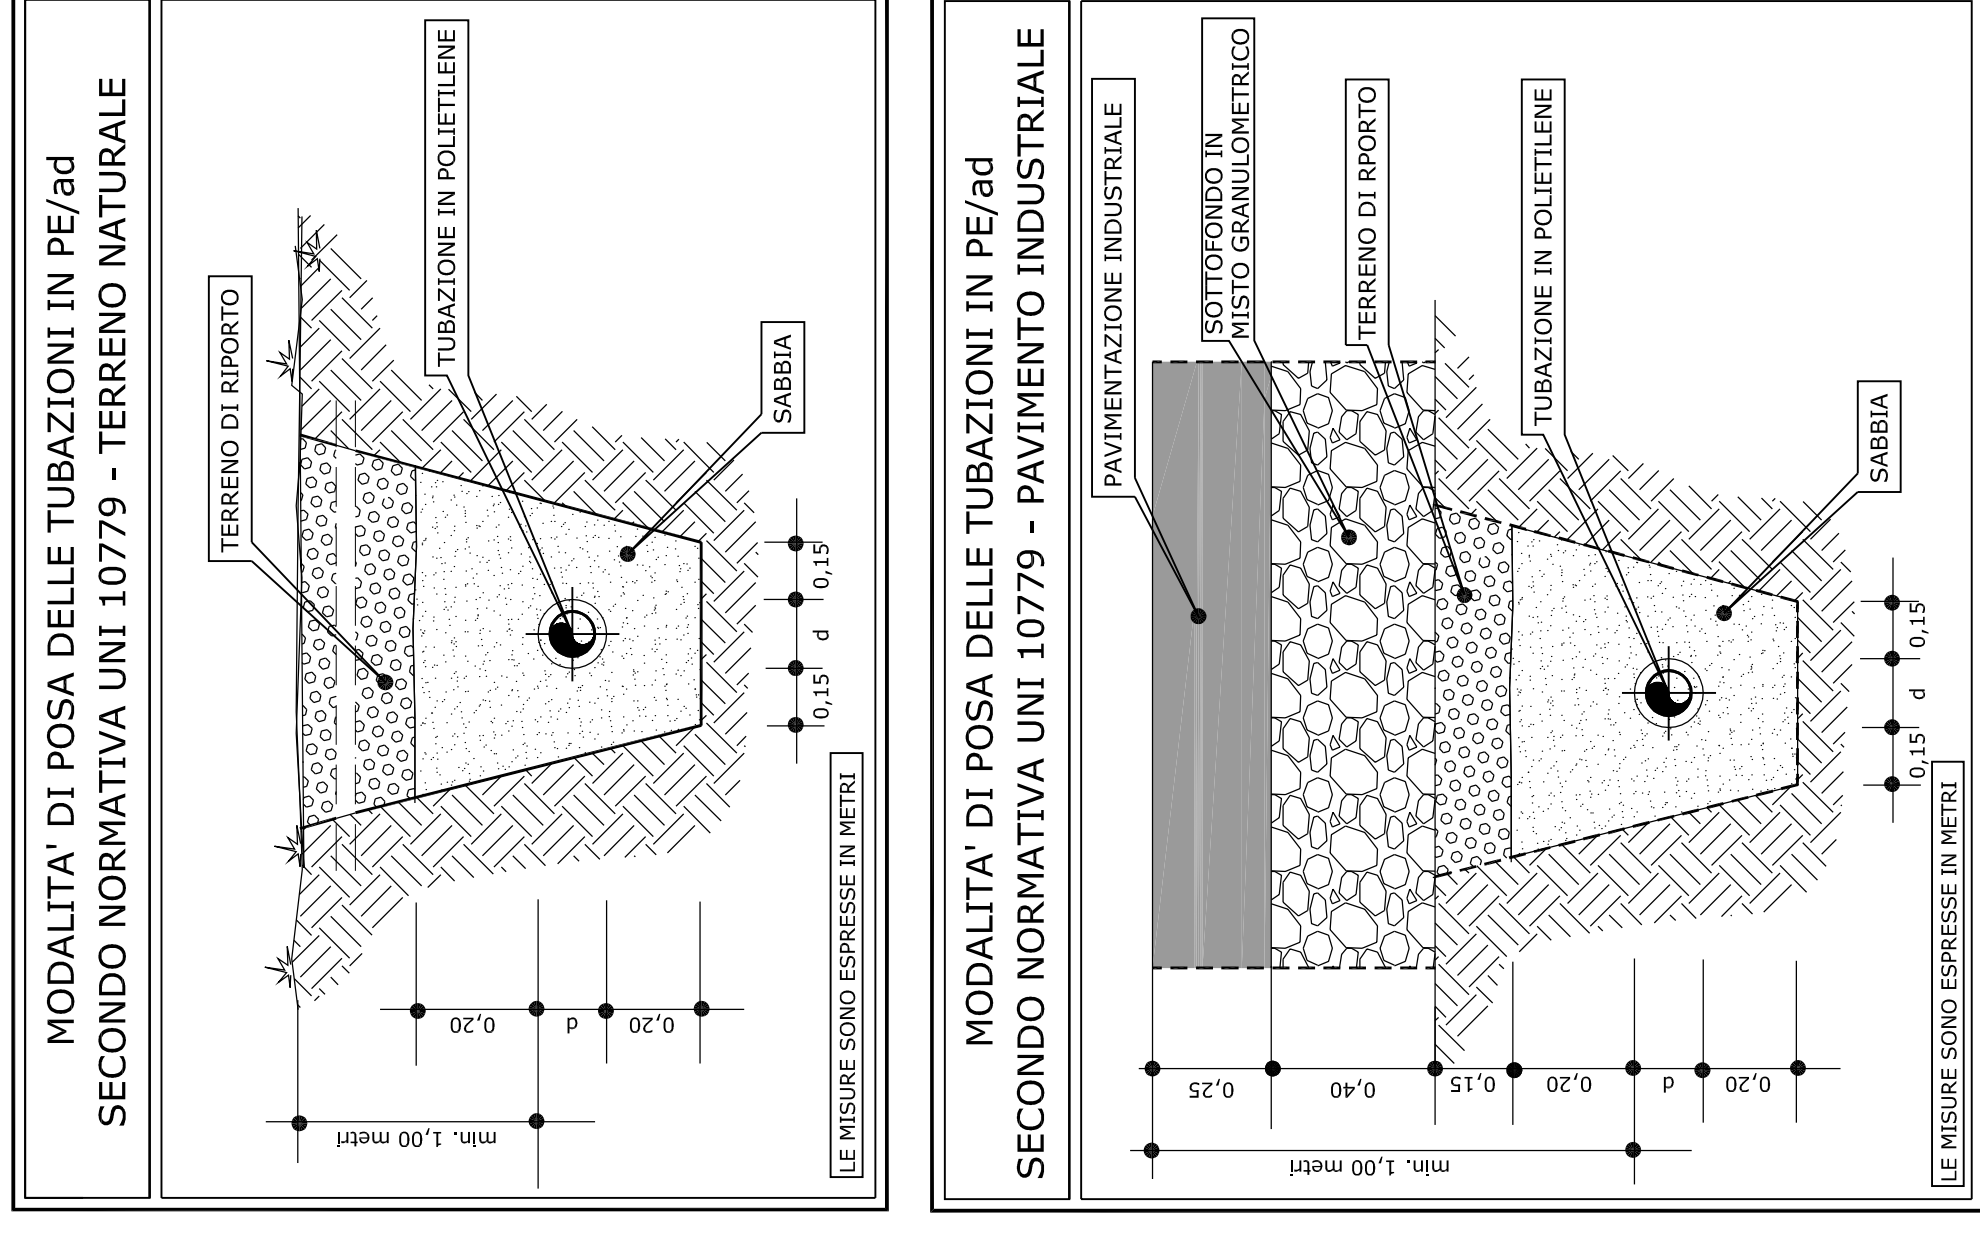

REGIONE AUTONOMA DELLA SARDEGNA
Assessorato della Difesa dell'Ambiente

IMPIANTO DI TRATTAMENTO RIFIUTI SOLIDI URBANI E VALORIZZAZIONE RACCOLTE DIFFERENZIALI A SERVIZIO DELL'AMBITO TERRITORIALE OTTIMALE DELLA PROVINCIA DI ORISTANO
TERZO LOTTO FUNZIONALE - TERZO STRALCIO

REALIZZAZIONE DELLE AREE DI STOCCAGGIO DEGLI EDIFICI DESTINATI ALLA RAFFINAZIONE E CONFEZIONAMENTO DEI COMPOSTI MATURO

1° SUB STRALCIO FUNZIONALE:
REALIZZAZIONE DELLE AREE E DEGLI EDIFICI

PROGETTO ESECUTIVO
IMPIANTI ANTINCENDIO

ELABORATO: ALLEGATO:
DEPOSITO/CONFEZIONAMENTO:
**PLANIMETRIA IMPIANTO FISSO
DI ESTINZIONE INCENDI COMPLESSIVO**

2.12b

Scala: 1:500

DATE: 02/05/2017

IL PROGETTISTA: Ing. Massimo Sapi

IL RESPONSABILE DEL PROCEDIMENTO: Ing. Staviano Sapi

IL PROGETTISTA: Ing. Apollonio Pisanu

IL RESPONSABILE DEL PROCEDIMENTO: Ing. Staviano Sapi

PROVINCIA 01 | P | E | 0 | 4 | G | 0 | 1 | 6 | R | 0 | 1